

会 签 栏			
COUNTERSIGN			
建 筑		结 构	
建 筑		结 构	
给排水		暖 通	
WATERRAIN		HWAC	
电 气		其 他	
ELC		OTHERS	

附注:

NOTES:

注册工程师执业章
CHARTERED PROFESSION ENGINEER

出图专用章
STAMP



Rev.00		首次出图.
版 次	日 期	修 改 内 容
REV.	DATE	CONTENT



中交天津港湾工程设计院有限公司
CCCC TIANJIN PORT ENGINEERING DESIGN
& CONSULTING COMPANY LTD.
地址：天津港保税区庆建路航运服务中心8号楼
Address: No.8 Building Shipping Service Center,
Yuejin Road, Tianjin Port Free Trade Zone.
电话/Tel: 25603891 传真/Fax: 25603838

水运行业设计资质证书 甲级 A112001590
建筑工程设计资质证书 甲级 A112001590
First-class Design Certificate No. A112001590

建设单位	神华黄骅港务有限责任公司		
CLIENT			
工程名称	黄骅污水处理站改造		
PROJECT NAME			
工程项目	回用水泵房		
SUB-PROJECT			
工 号	J-13-18	阶 段	W
PROJECT NO.		STAGE	
分 号	01	版 次	Rev.00
SUB-PRO. NO.		REV.	
图纸名称	采暖平面图及系统图		
DRAWING TITLE			
图 号	01-M-02	比 例	1:100
DRAWING NO.		SCALE	
项目负责人			
DESIGN MANAGER			
专业负责人			
PROFESSION EMP.			
审 核			
APPROVED BY			
校 正			
CHECKED BY			
设 计			
DESIGNED BY			
日 期			
DATE			

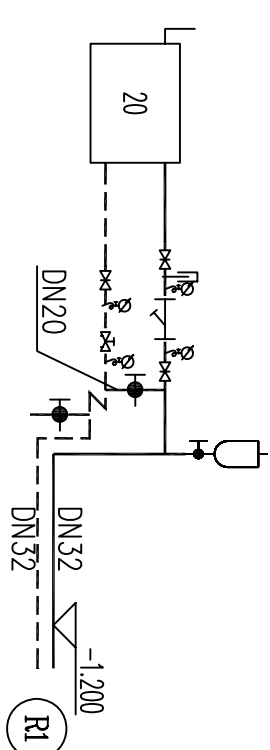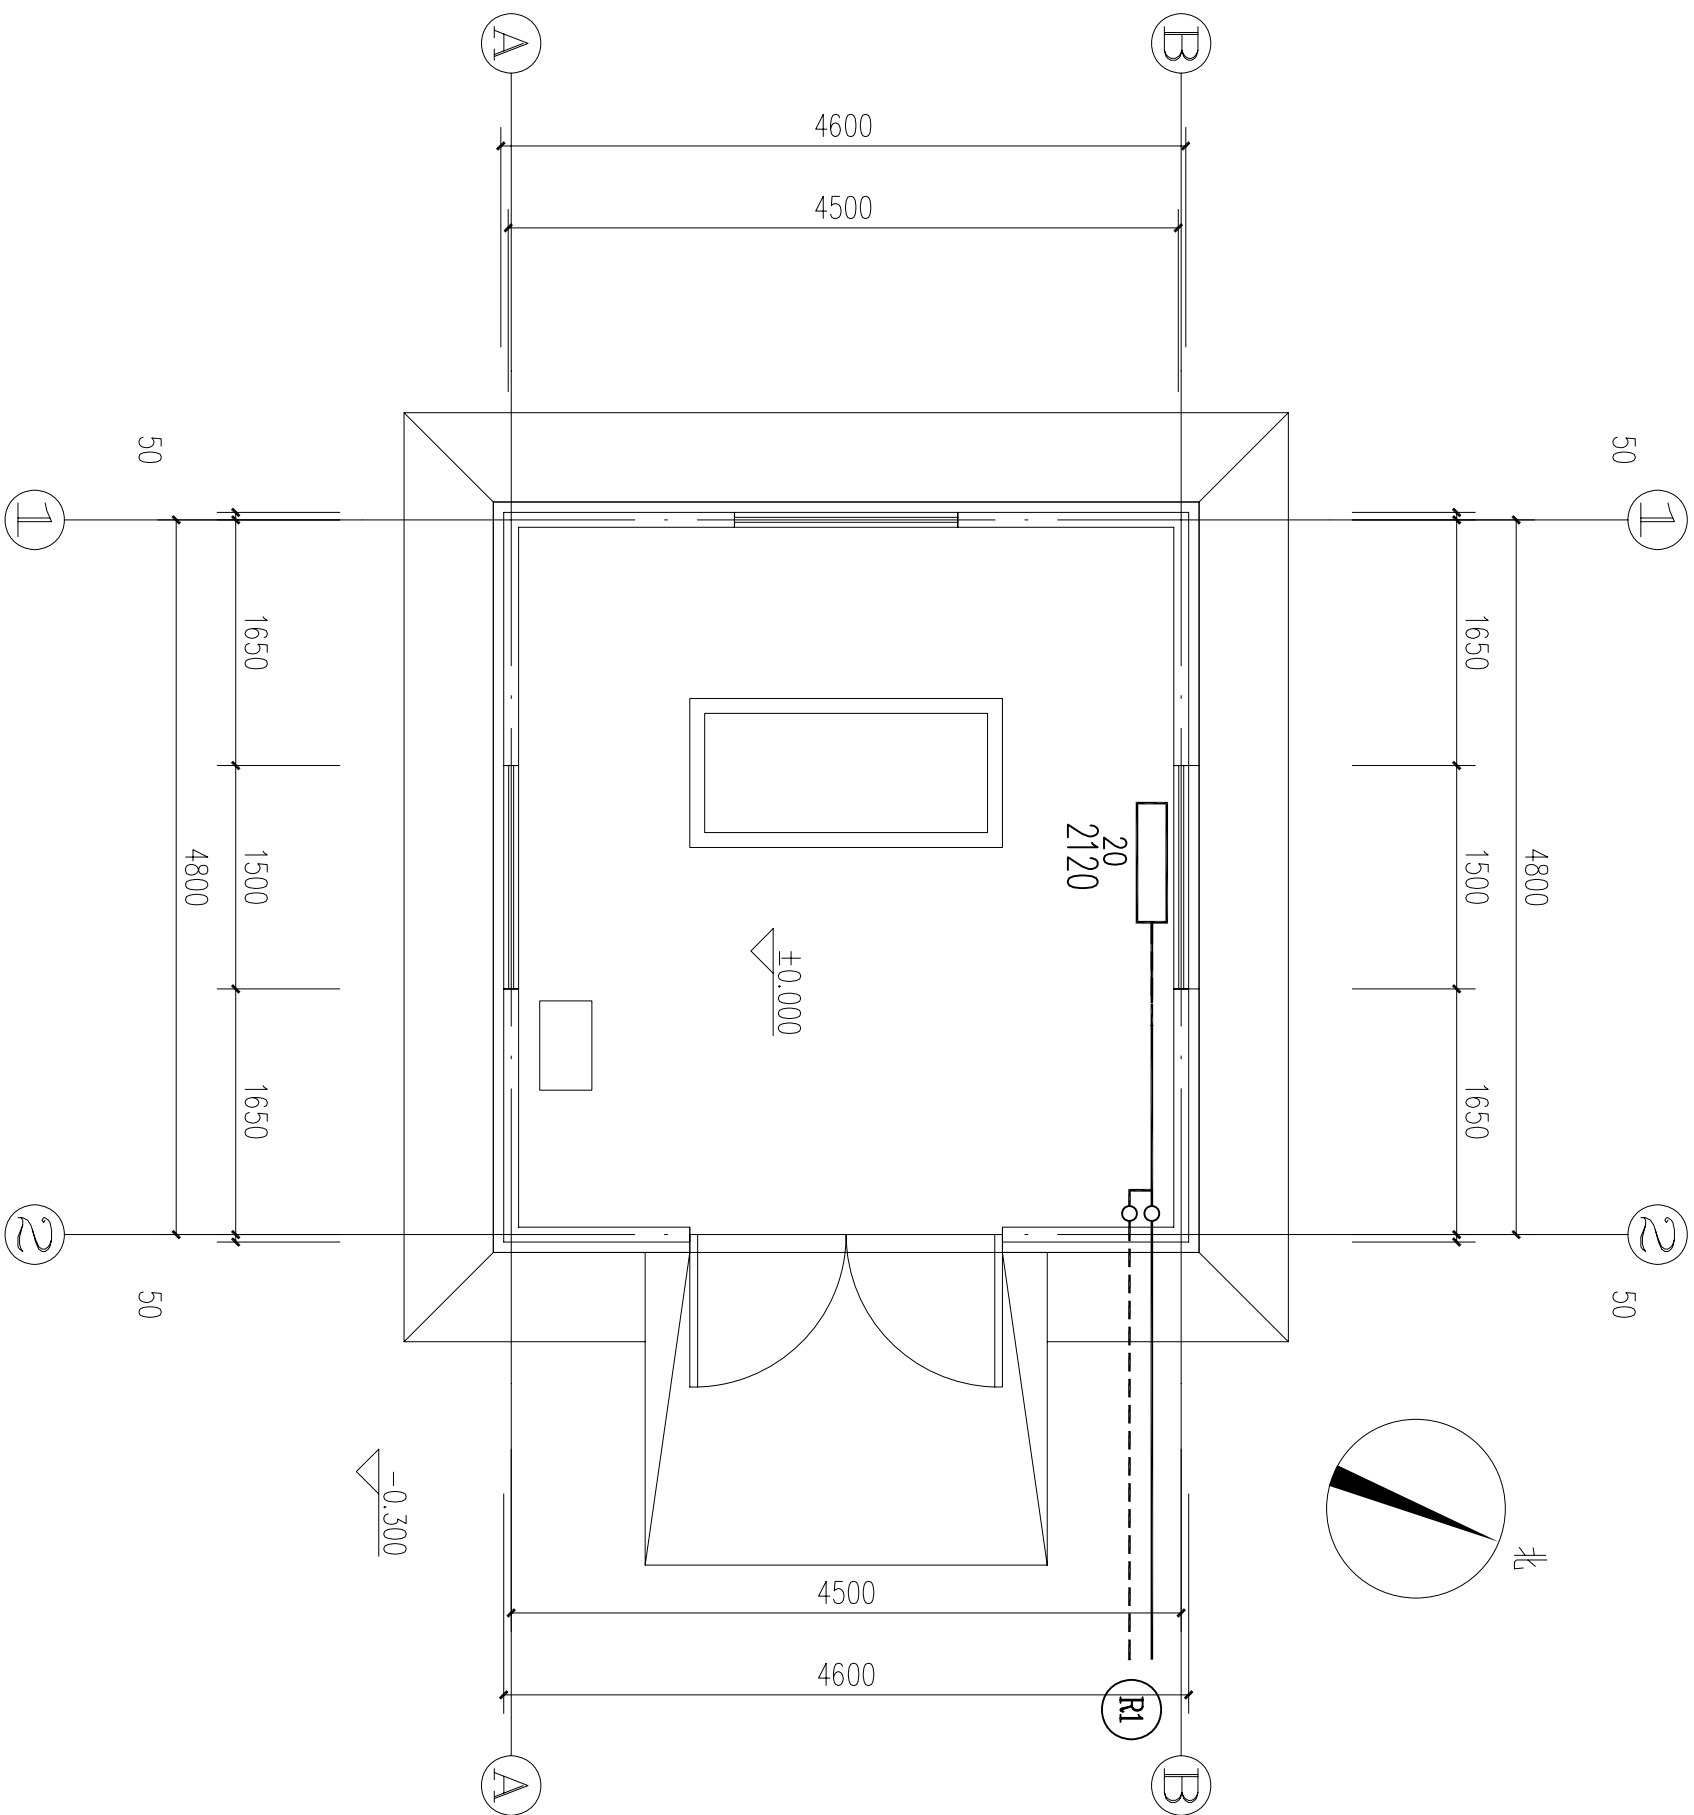

采暖系统图

采暖平面图 1:100